




01 Realizzazione di box didattico divulgativo alloggiamento di mappe tattili

02 Totem verticale schermo multitouch esplicativo delle fasi di cantiere e restauro degli affreschi e dell'organo




03 Totem verticale schermo multitouch esplicativo delle fasi di cantiere e restauro degli affreschi e dell'organo

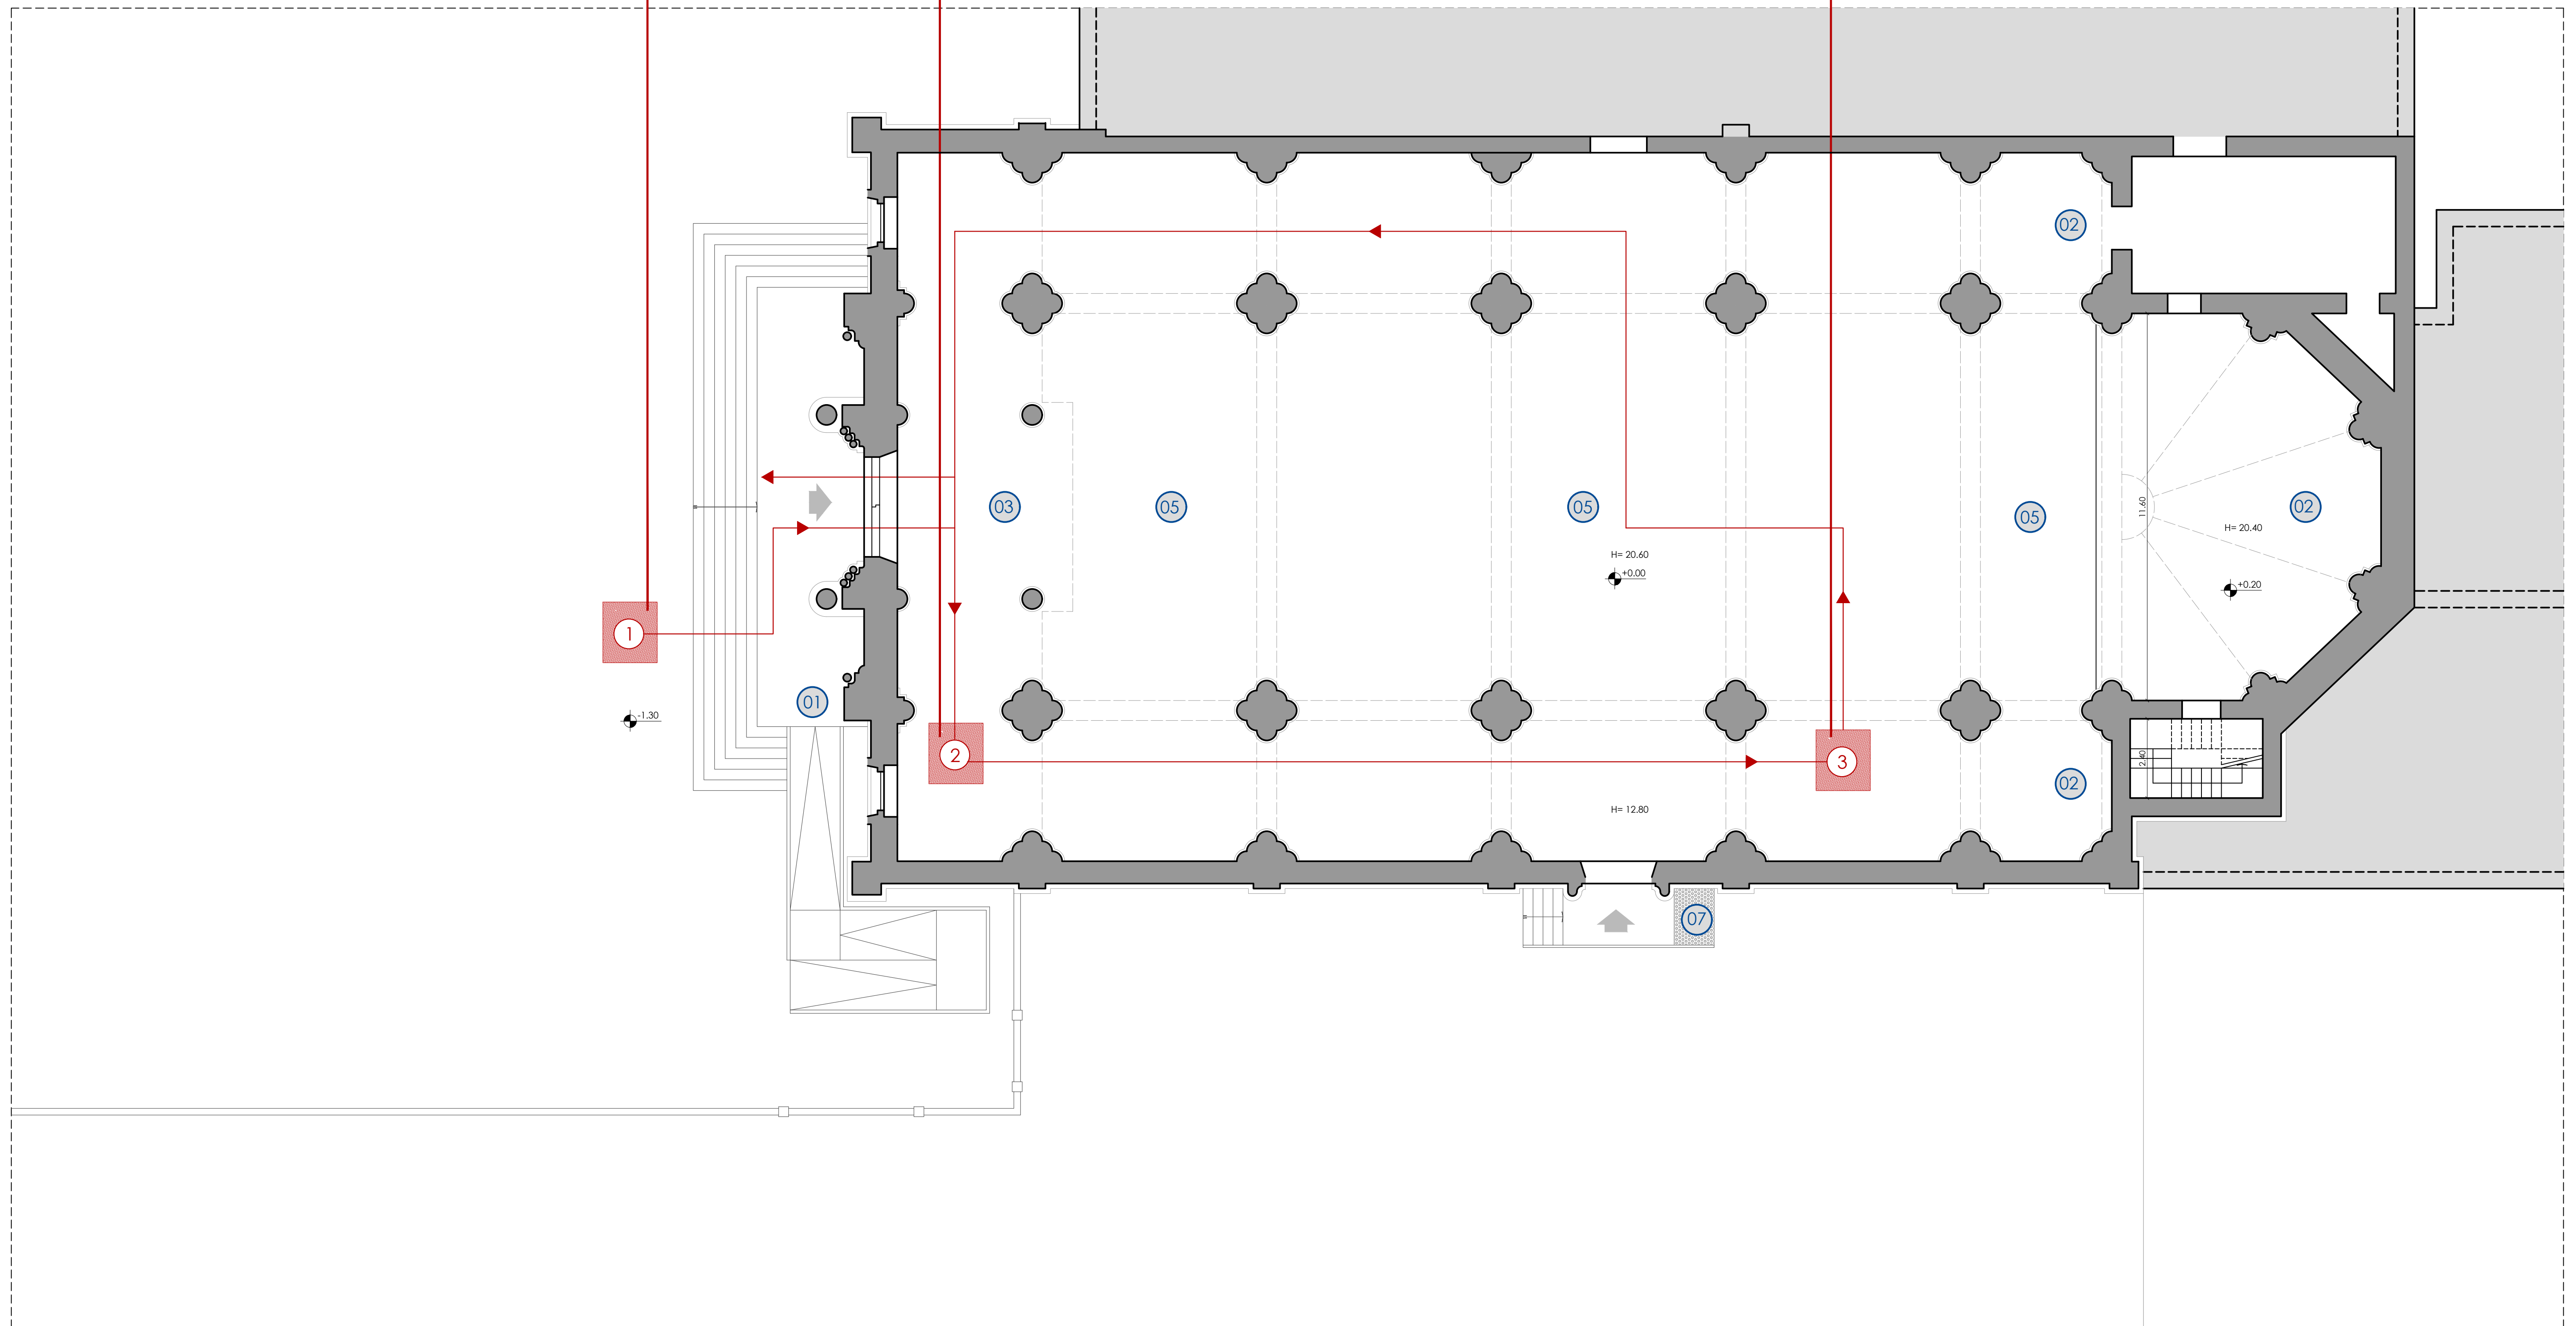

pianta piano terra scala 1:100

- LEGENDA INDIVIDUAZIONE DEGLI INTERVENTI DI PROGETTO**
- 01 Restauro dei prospetti
  - 02 Restauro del ciclo di dipinti murali del pittore don Giuseppe Melle (cfr.)
  - 03 Restauro dell'organo a canne monumentale (cfr.)
  - 04 Revisione delle coperture
  - 05 Realizzazione di impianto termico a pavimento
  - 06 Dotazione tecnologica e organizzazione del percorso di fruizione didattica (videomapping, mappe tattili e altro)
  - 07 Installazione di montascale a piattaforma da concordarsi con la competente Soprintendenza

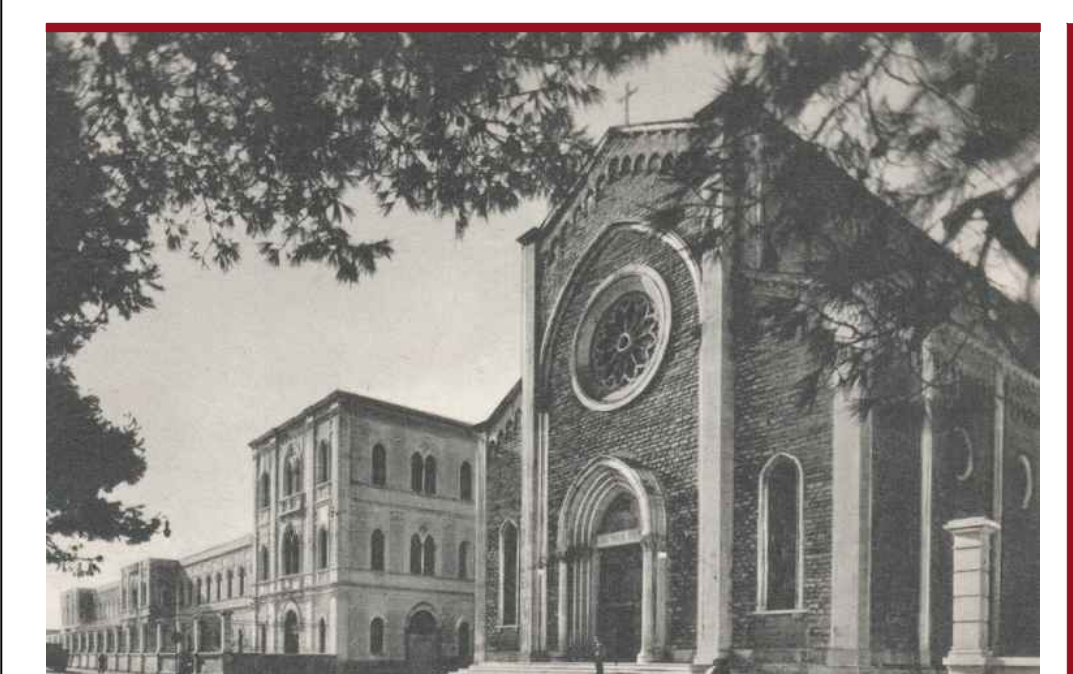

**POR PUGLIA 2014/2020. ASSE VI " Tutela dell'ambiente e promozione delle risorse naturali e culturali- AZ.6.7 "Interventi per la valorizzazione e la fruizione del patrimonio culturale".**  
**ADOZIONE AVVISO PUBBLICO PER LA SELEZIONE DI INTERVENTI PER LA VALORIZZAZIONE E LA FRUIZIONE DEL PATRIMONIO CULTURALE APPARTENENTE AD ENTI ECCLESIASTICI**

**Interventi di riqualificazione, valorizzazione e restauro della Chiesa del Redentore sita in Bari alla Via Martiri D'Otranto n.65 - 70123 Bari**  
**PROGETTO ESECUTIVO**  
 (ai sensi dell'art. 23 del D.lgs.n. 50/2016)

**Committente:**  
 Istituto Salesiano SS. Redentore  
 Via Martiri d'Otranto n.65 - 70123 Bari - P.IVA/CF 00847930724  
**Procuratore Don Francesco PREITE**

**Progettazione e coordinamento generale:**  
**esse ingegneria srl - società di ingegneria**  
**Ing. Nicola STEFANELLI - Arch. Pierpaolo D'APRILE**  
 C.so Vittorio Emanuele II n.171 - 70122 Bari  
 tel. 080 5210493 - fax 080 5720287 - P.IVA 07211120725 e-mail: info@esseingegneria.it  
 con **Arch. Maria Rosario BRUNO**  
 Via Dottor G. Curci - 70026 Modugno  
 tel. 3292080626 - P. IVA 08133530728 e-mail: brunomariarosario@gmail.com

**Progettazione impianti:**  
**Ing. Valeria CICINELLI**  
 Via Egnatia n.10 - 70126 Bari - P.IVA 07999510725  
 e-mail: ing.vcicinelli@gmail.com

**Consulenze tecnico-specialistiche:**  
**Progettazione delle opere di restauro dell'organo:**  
**Cav. Francesco ZANIN** - Premiata fabbrica organi  
 Via Livorno, n.1 - 33033 Codroipo (UD) - P.IVA 00256310301  
 e-mail: info@zaninorgani.it

**Progettazione delle opere di restauro delle decorazioni murarie:**  
 (Dott. di Ricerca del Ministero dell'Interno della professione di restauratore di beni culturali ex art. 182 D.lgs. 24/2004)  
**dott.ssa Maria GALANTE** (P. IVA 07442070723)  
**dott.ssa Maria Elena TOTO** (C.F. TTOMLN83H50A6620)  
**dott.ssa Elena CAPRIATI** (C.F. CPLRLN78A67A6621)

**OGGETTO:**  
**PROGETTO**  
 Pianta piano terra

**SCALA:**  
 1:100  
**DATA:**  
 gennaio 2020



ELABORATO