


- LEGENDA - LAYOUT DI CANTIERE**
impianti di alimentazione e reti principali
- QUADRO ELETTRICO GENERALE
 - SOTTOQUADRI LOCALI
 - PULSANTE DI SGANCIO DELL'ENERGIA ELETTRICA
 - CAVIDOTTO ELETTRICO
 - PICCHETTO ISOLATO DI ACCIAIO ZINCATO L=2.00 mt
- attrezzature e macchine di cantiere**
- OPERE DI PRESIDIO (PONTEGGI, ETC.)
 - RECINZIONE DI CANTIERE
 - DISPOSITIVI ANTINCENDIO ESTINTORE PORTATILE A POLVERE DA 6 KG CLASSE 21A-113BC
 - ATTREZZATURE DI PRONTO SOCCORSO
 - SEGA ELETTRICA DI CANTIERE, COLLEGATA ALLA RETE DI TERRA
 - MOLAZZA COMPLETA DI SISTEMA DI EMERGENZA DI ARRESTO COLLEGATA ALLA RETE DI TERRA
 - VIE DI FUGA
 - PUNTO DI RACCOLTA
 - TIRI LOCALI

edificio oggetto d'intervento

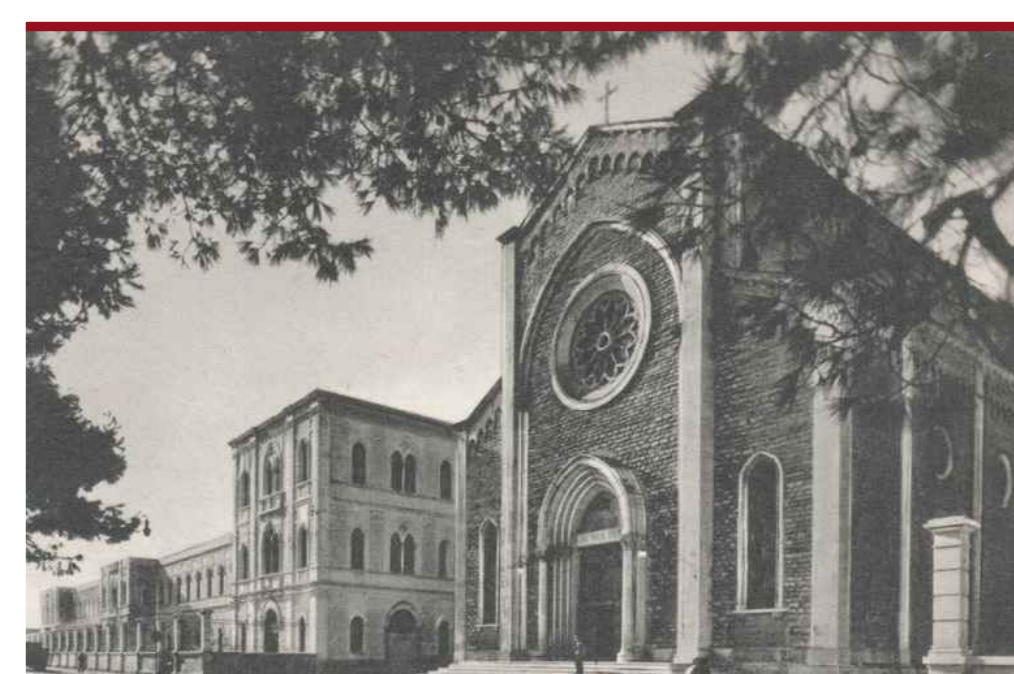

POR PUGLIA 2014/2020. ASSE VI " Tutela dell'ambiente e promozione delle risorse naturali e culturali- AZ.6.7 "Interventi per la valorizzazione e la fruizione del patrimonio culturale"
ADOZIONE AVVISO PUBBLICO PER LA SELEZIONE DI INTERVENTI PER LA VALORIZZAZIONE E LA FRUIZIONE DEL PATRIMONIO CULTURALE APPARTENENTE AD ENTI ECCLESIASTICI

Interventi di riqualificazione, valorizzazione e restauro della Chiesa del Redentore sita in Bari alla Via Martiri D'Oranto n.65 - 70123 Bari
PROGETTO ESECUTIVO
(ai sensi dell'art. 23 del D.lgs.n. 50/2016)

Committente:
Istituto Salesiano SS. Redentore
Via Martiri d'Otranto n.65 - 70123 Bari - P.IVA/CF 00847930724
Procuratore Don Francesco PREITE

Progettazione e coordinamento generale:
esse ingegneria srl - società di ingegneria
Ing. Nicola STEFANELLI - Arch. Pierpaolo D'APRILE
C.so Vittorio Emanuele II n.171 - 70122 Bari
tel. 080 5210493 - fax 080 5720287 - P.IVA 07211120725 e-mail: info@esseingegneria.it
con **Arch. Maria Rosario BRUNO**
Via Dottor G. Curro - 70026 Modugno
tel. 3292080626 - P. IVA 08133530728 e-mail: brunomariarosario@gmail.com

Progettazione impianti:
Ing. Valeria CICINELLI
Via Egnazio n.10 - 70128 Bari - P.IVA 07999510725
e-mail: ing.vcicinelli@gmail.com

Consulenze tecnico-specialistiche:
Progettazione delle opere di restauro dell'organo:
Cav. Francesco ZANIN - Premiata fabbrica organi
Via Livenza, n.1 - 33033 Codroipo (UD) - P.IVA 00256310301
e-mail: info@zaninorgani.it

Progettazione delle opere di restauro delle decorazioni murarie:
(secondo allineamento del comitato direttivo all'esito della professione di restauratore di beni culturali ex art. 102 DLgs 24/2004)
dott.ssa Maria GALANTE (P. IVA 07442070723)
dott.ssa Maria Elena TOTO (C.F. TTMELN83H30A6620)
dott.ssa Elena CAPRIATI (C.F. CPRLNE76A67A6621)

OGGETTO:
PIANO DI SICUREZZA E COORDINAMENTO
Layout di cantiere

SCALA: 1:200
DATA: gennaio 2020



ELABORATO

PSC.04